


SO 03 ELEKTROPŘÍPOJKA NN  
 ELEKTROPŘÍPOJKA km0,00000-0,22500 AYKY J4x70 dl.225,0m

- LEGENDA:
- proj. kanalizace
  - proj. vodovod
  - - - proj. el. přípojka nn
  - - - stáv. dešť. kanalizace
  - - - stáv. vodovod
  - - - stáv. sděl. kabel podzemní
  - - - stáv. sděl. vedení nadzemní
  - - - stáv. el. kabel podzemní
  - - - stáv. el. vedení nadzemní

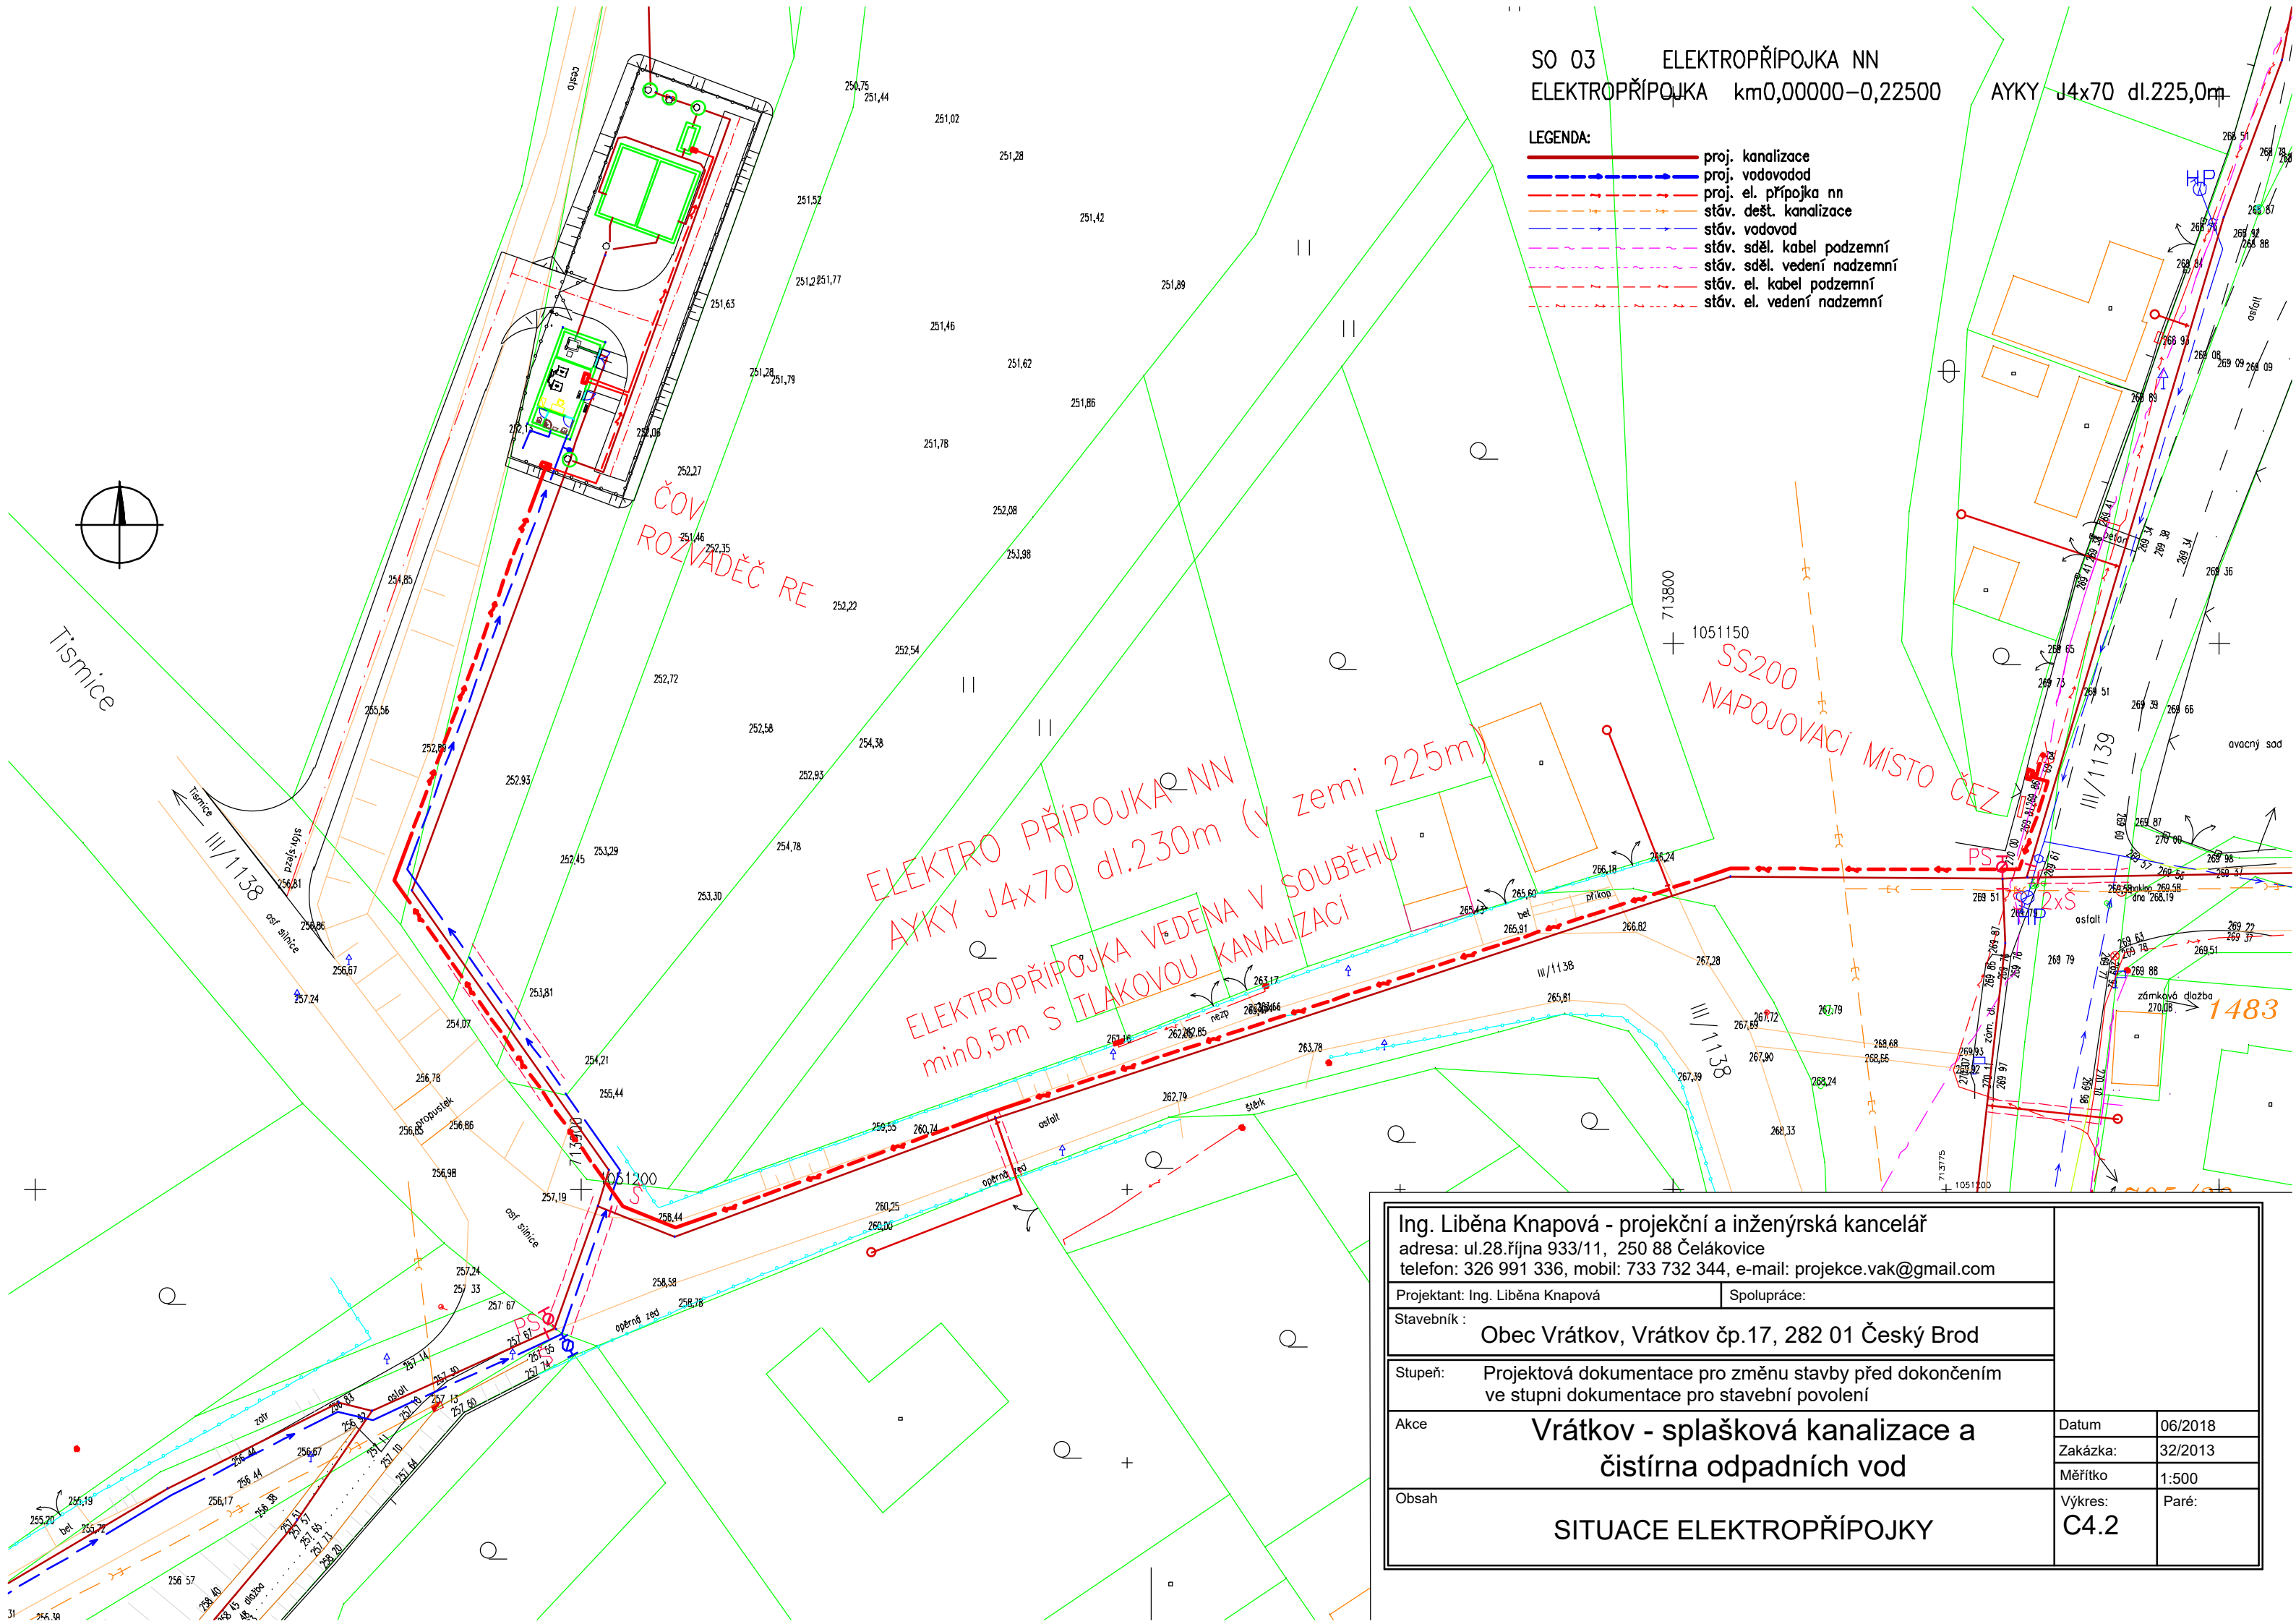

ELEKTRO PŘÍPOJKA NN  
 AYKY J4x70 dl.230m (v zemi 225m)  
 ELEKTROPŘÍPOJKA VEĐENA V SOUBĚHU  
 min0,5m S TLAKOVOU KANALIZACÍ

<b>Ing. Liběna Knapová - projekční a inženýrská kancelář</b> adresa: ul.28.října 933/11, 250 88 Čelákovice telefon: 326 991 336, mobil: 733 732 344, e-mail: projekce.vak@gmail.com	
Projektant: Ing. Liběna Knapová	Spolupráce:
Stavebník: <b>Obec Vrátkov, Vrátkov čp.17, 282 01 Český Brod</b>	
Stupeň: Projektová dokumentace pro změnu stavby před dokončením ve stupni dokumentace pro stavební povolení	
<b>Akce: Vrátkov - splašková kanalizace a          čistírna odpadních vod</b>	Datum: 06/2018 Zakázka: 32/2013 Měřítko: 1:500
<b>Obsah: SITUACE ELEKTROPŘÍPOJKY</b>	Výkres: C4.2 Paré: